

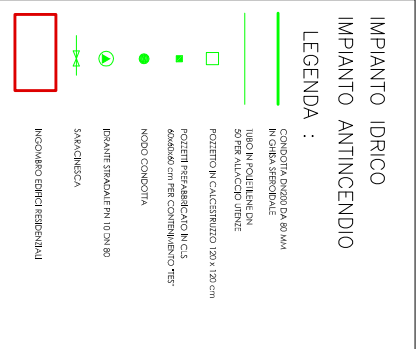



PLANIMETRIA IMPIANTO RETE IDRICA E ANTINCENDIO  
SCALA 1 : 500

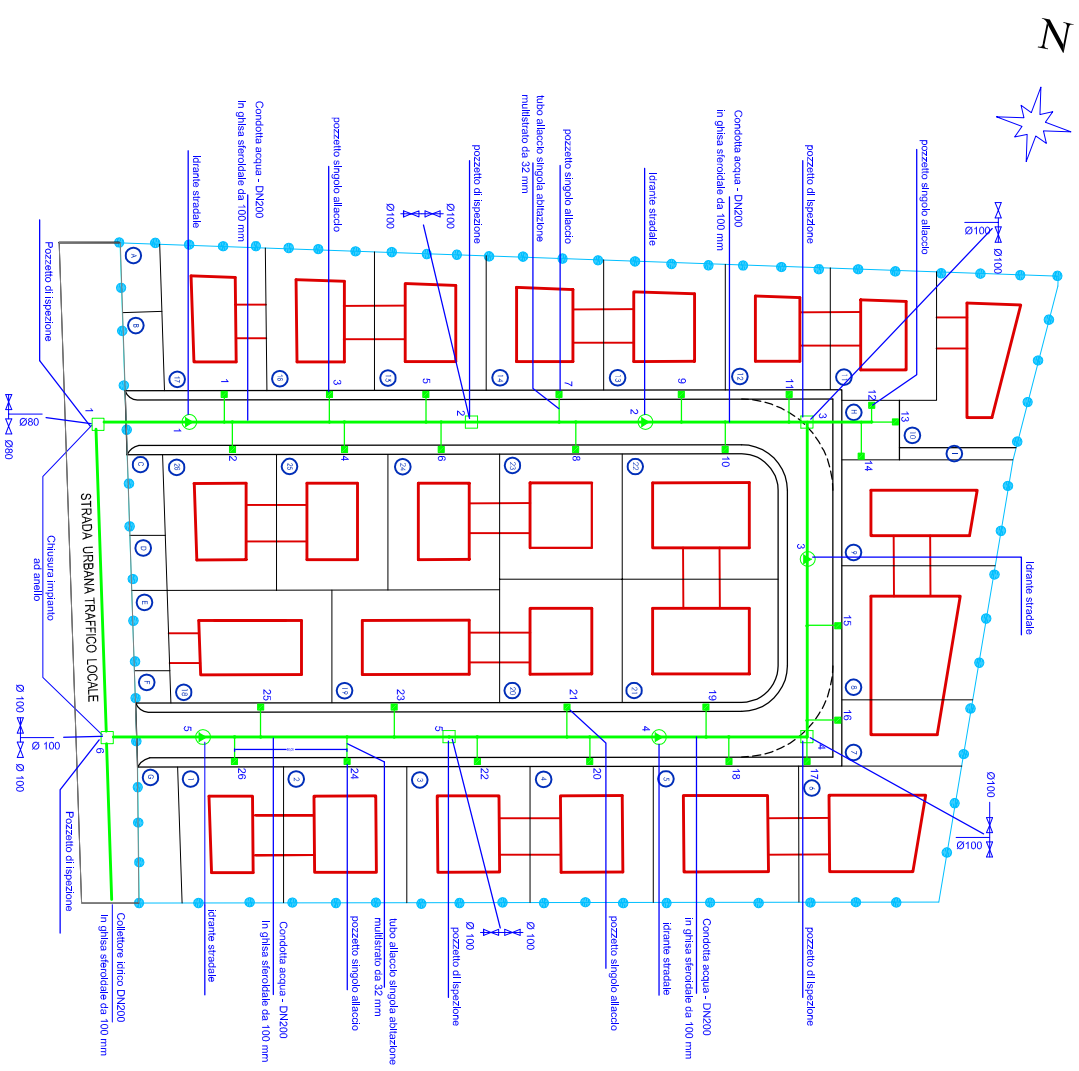



**PARTICOLARI COSTRUTTIVI**  
Idrante antincendio sottosuolo

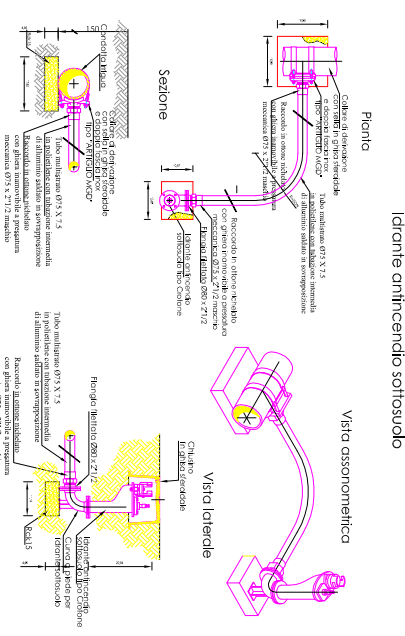

**PARTICOLARI COSTRUTTIVI**

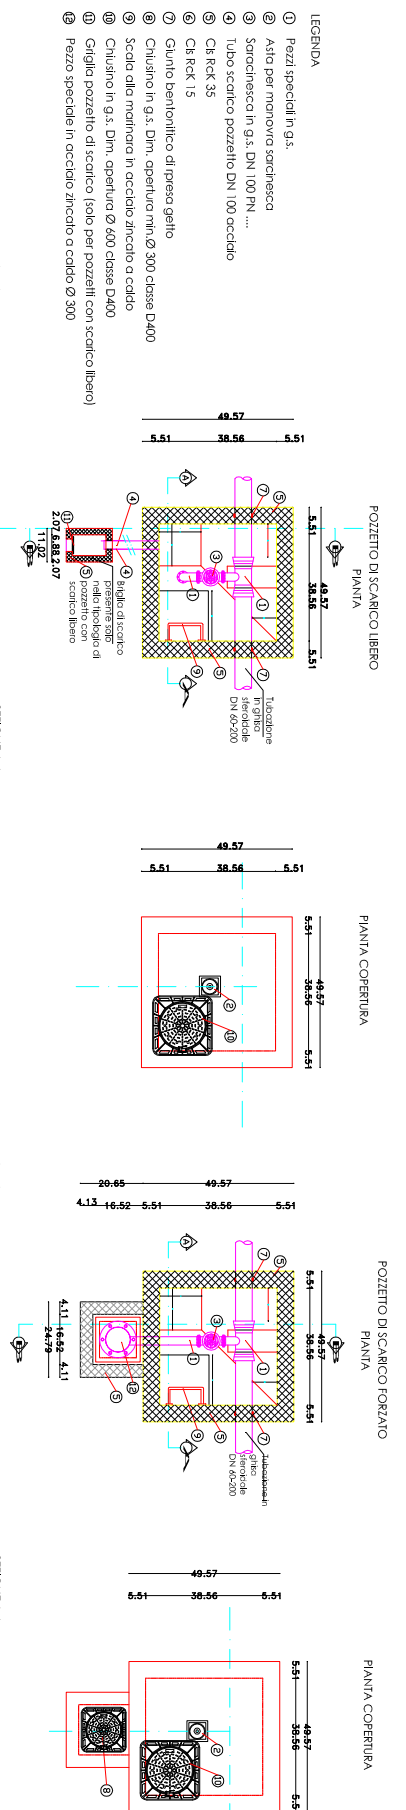

**PARTICOLARI COSTRUTTIVI**

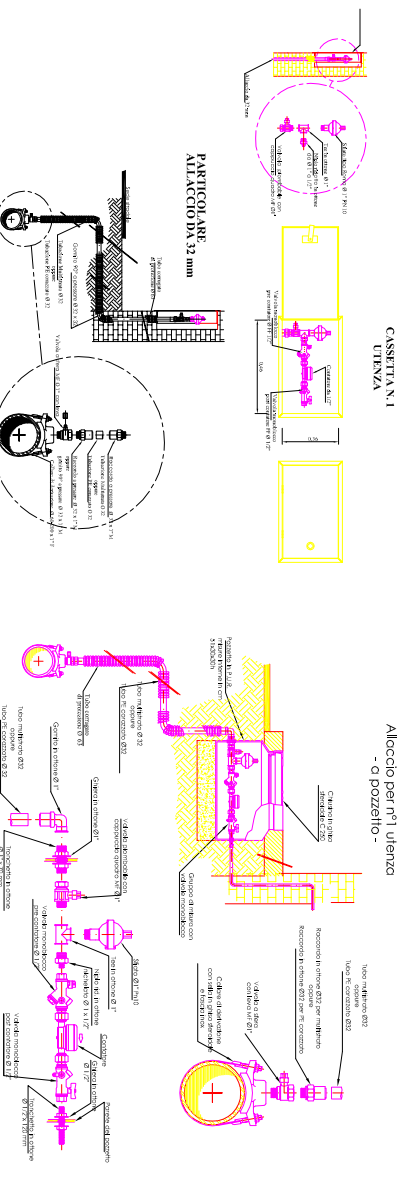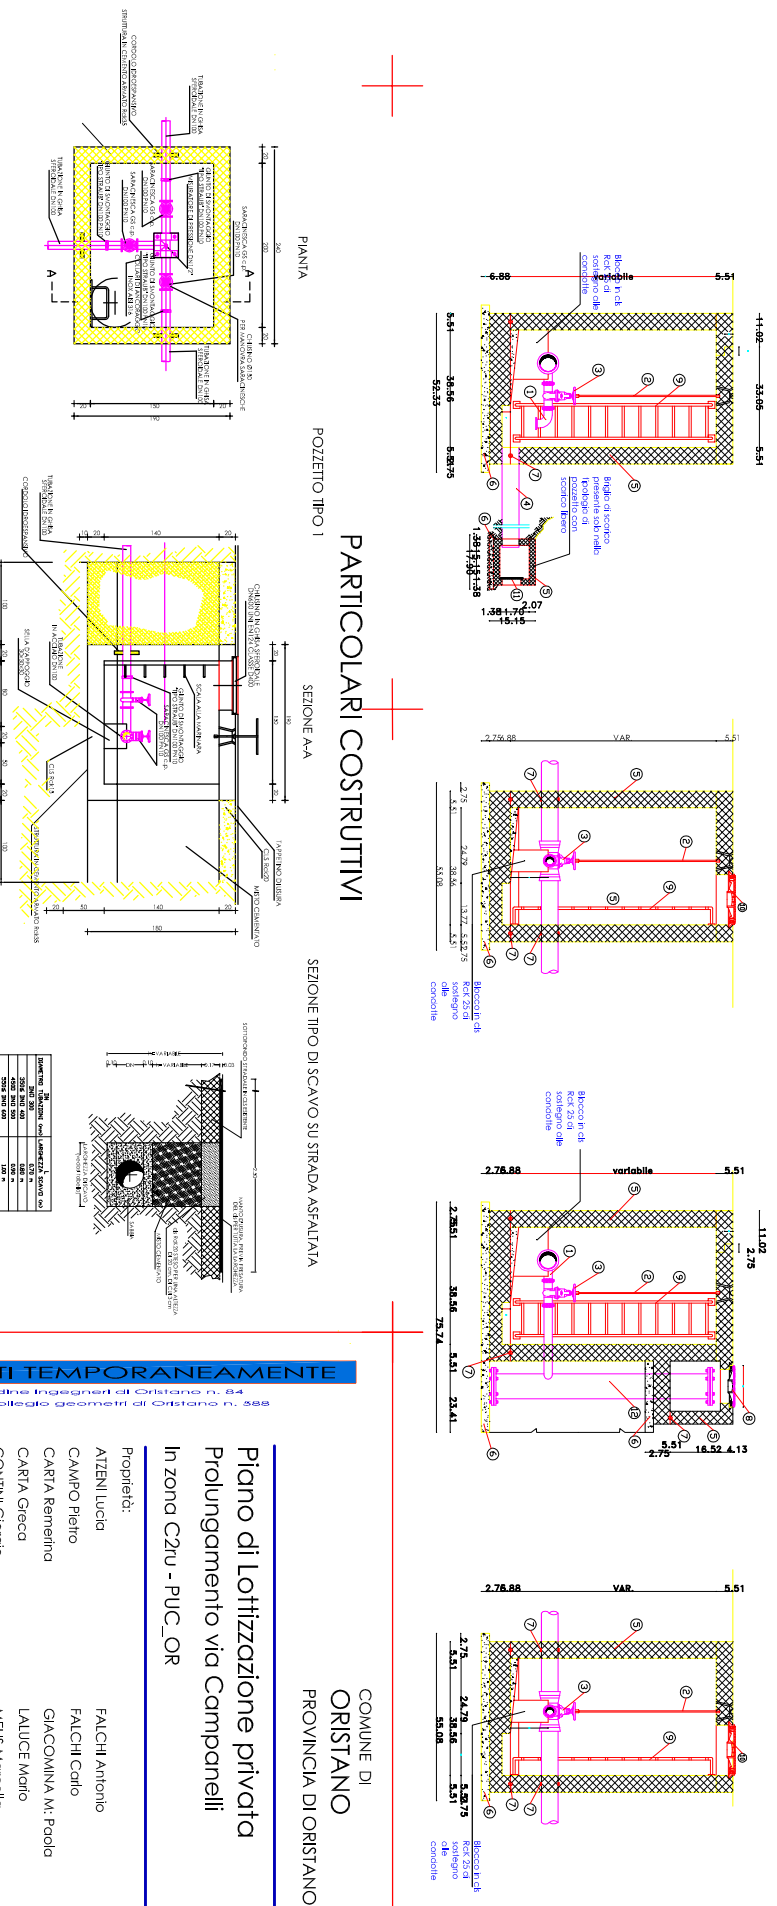

**STUDI TECNICI ASSOCIATI TEMPORANEAMENTE**  
GIUSEPPE SABA INGEGNERE - Ordine Ingegneri di Cagliari n. 84  
SALVATORE PINA GEOMETRA - Collegio Geometri di Cagliari n. 568

**COMUNE DI ORISTANO**  
**PROVINCIA DI ORISTANO**

**Piano di Lottizzazione privata**  
**Prolungamento via Campanelli**  
**In zona C2U - PUC-OR**

**Proprietari:**  
ATZENI Lucia  
CAMPO Rello  
CARIA Renferina  
CARIA Greca  
COZZULA Giuseppe  
CONTINI Giorgio  
CROBU Salvatore  
DALESSANDRO Enzo  
DALESSANDRO Louisa

**FALCHI Antonio**  
**FALCHI Carlo**  
**GIACOVINA M. Paolo**  
**LAUCE Mario**  
**MEIS Marcella**  
**MISCALI Mariella**  
**MURU Gesuado**  
**POLLINO Antonio**  
**SPADA Alfonso**

**Oggetto:** Scodi: Elaborato n°:  
**PROGETTO ESECUTIVO** **VARE** **29**

**Titolo:** PLANIMETRIA IMP. IDRICO E ANTINCENDIO  
**PARTICOLARI COSTRUTTIVI**

Timbro e firma tecnici progettisti:

VIA S. MARCONI, N. 27 - 09126 ORISTANO (OR) - TEL. 0972/234901 - FAX 0972/234902 - C.F. 01500000901  
VIA S. MARCONI, N. 10 - 09126 ORISTANO (OR) - TEL. 0972/234902 - FAX 0972/234901 - C.F. 01500000901