


PIANTA PIANO TERRA

scala 1:150

- Nuove lampade a plafone dimmerabili in appalto - n° 100 lampade
- Nuove lampade a plafone dimmerabili eseguibili con l'art.120 del D.Lgs 36/2023 - n° 49 lampade

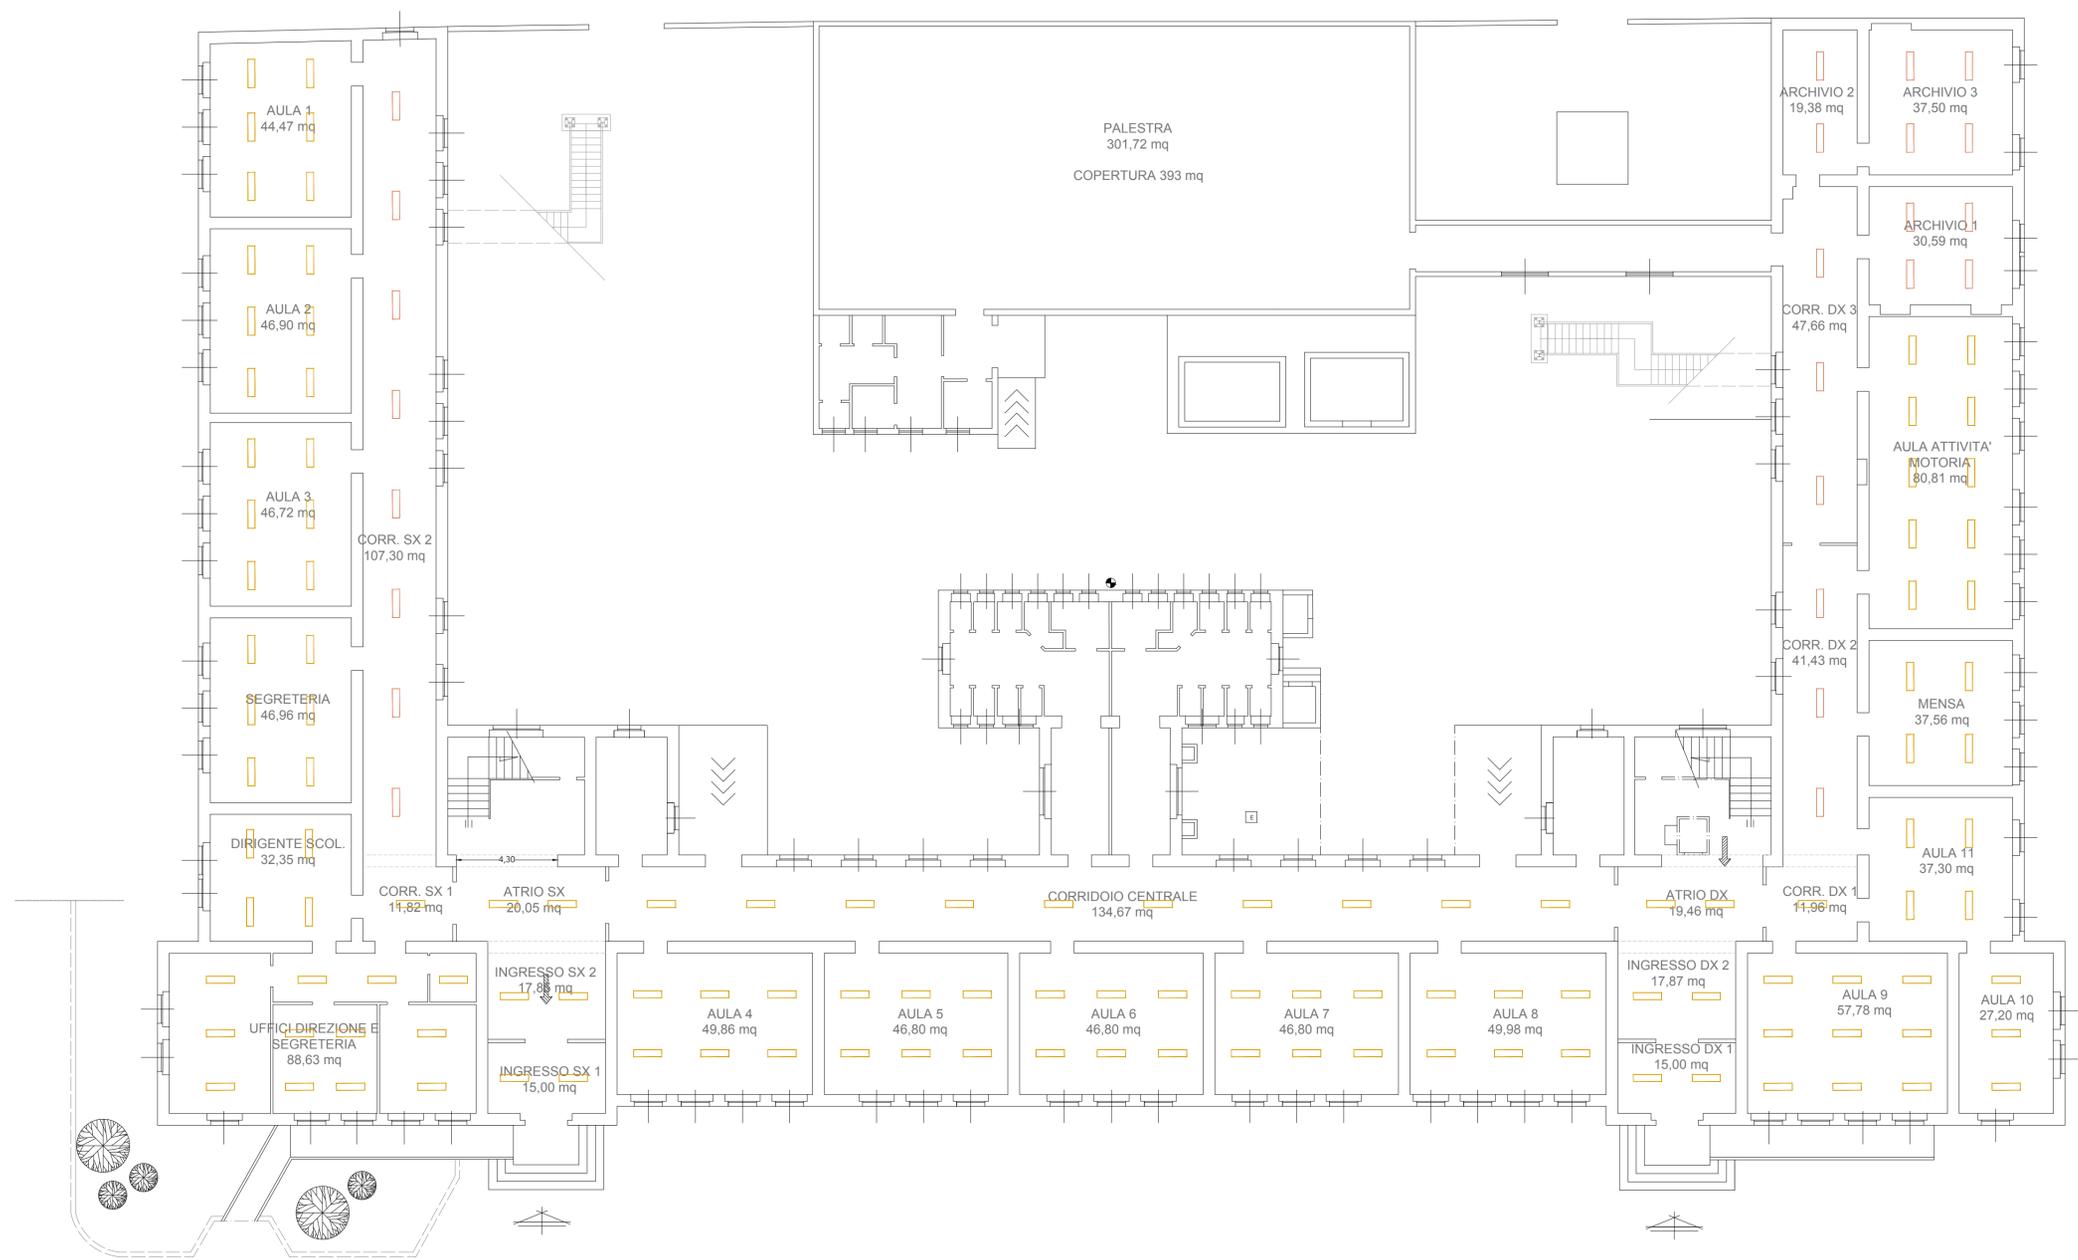

COMUNE DI ORISTANO  
PROVINCIA DI ORISTANO

PROGETTO ESECUTIVO  
Interventi di manutenzione straordinaria e adeguamento normativo della scuola di via Bellini in Oristano

<b>PROGETTISTA</b>			
Ing. Giordano Fadda			
<b>COLLABORATORI</b>			
<b>TITOLO DELLA TAVOLA</b>		G.03	
Interventi impianto di illuminazione			
Architettura	Canteri		
Strutture	Topografia		
Impianti	Particolari		
Codice Archivio			
Data:	Luglio 2023		
<b>EMISSIONI / REVISIONI</b>		Nome File	
Rev	Zona	Descrizione	Eseg. Verif. Approv. Data
1			
2			
3			
4			

**RESPONSABILE UNICO DEL PROCEDIMENTO**  
Geom. Maurizio Putzolu

**COMMITTENTE**  
Comune di Oristano